


Изм.	Кол.уч.	Лист	№ док.	Подпись	Дата				
Разраб.					04.24	Система приточно-вытяжной установки П1В1В2 электронагрев 12кВт	Стадия	Лист	Листов
Проверил					04.24		Р	1	2
Н. контр.					04.24	Схема однолинейная (начало)			

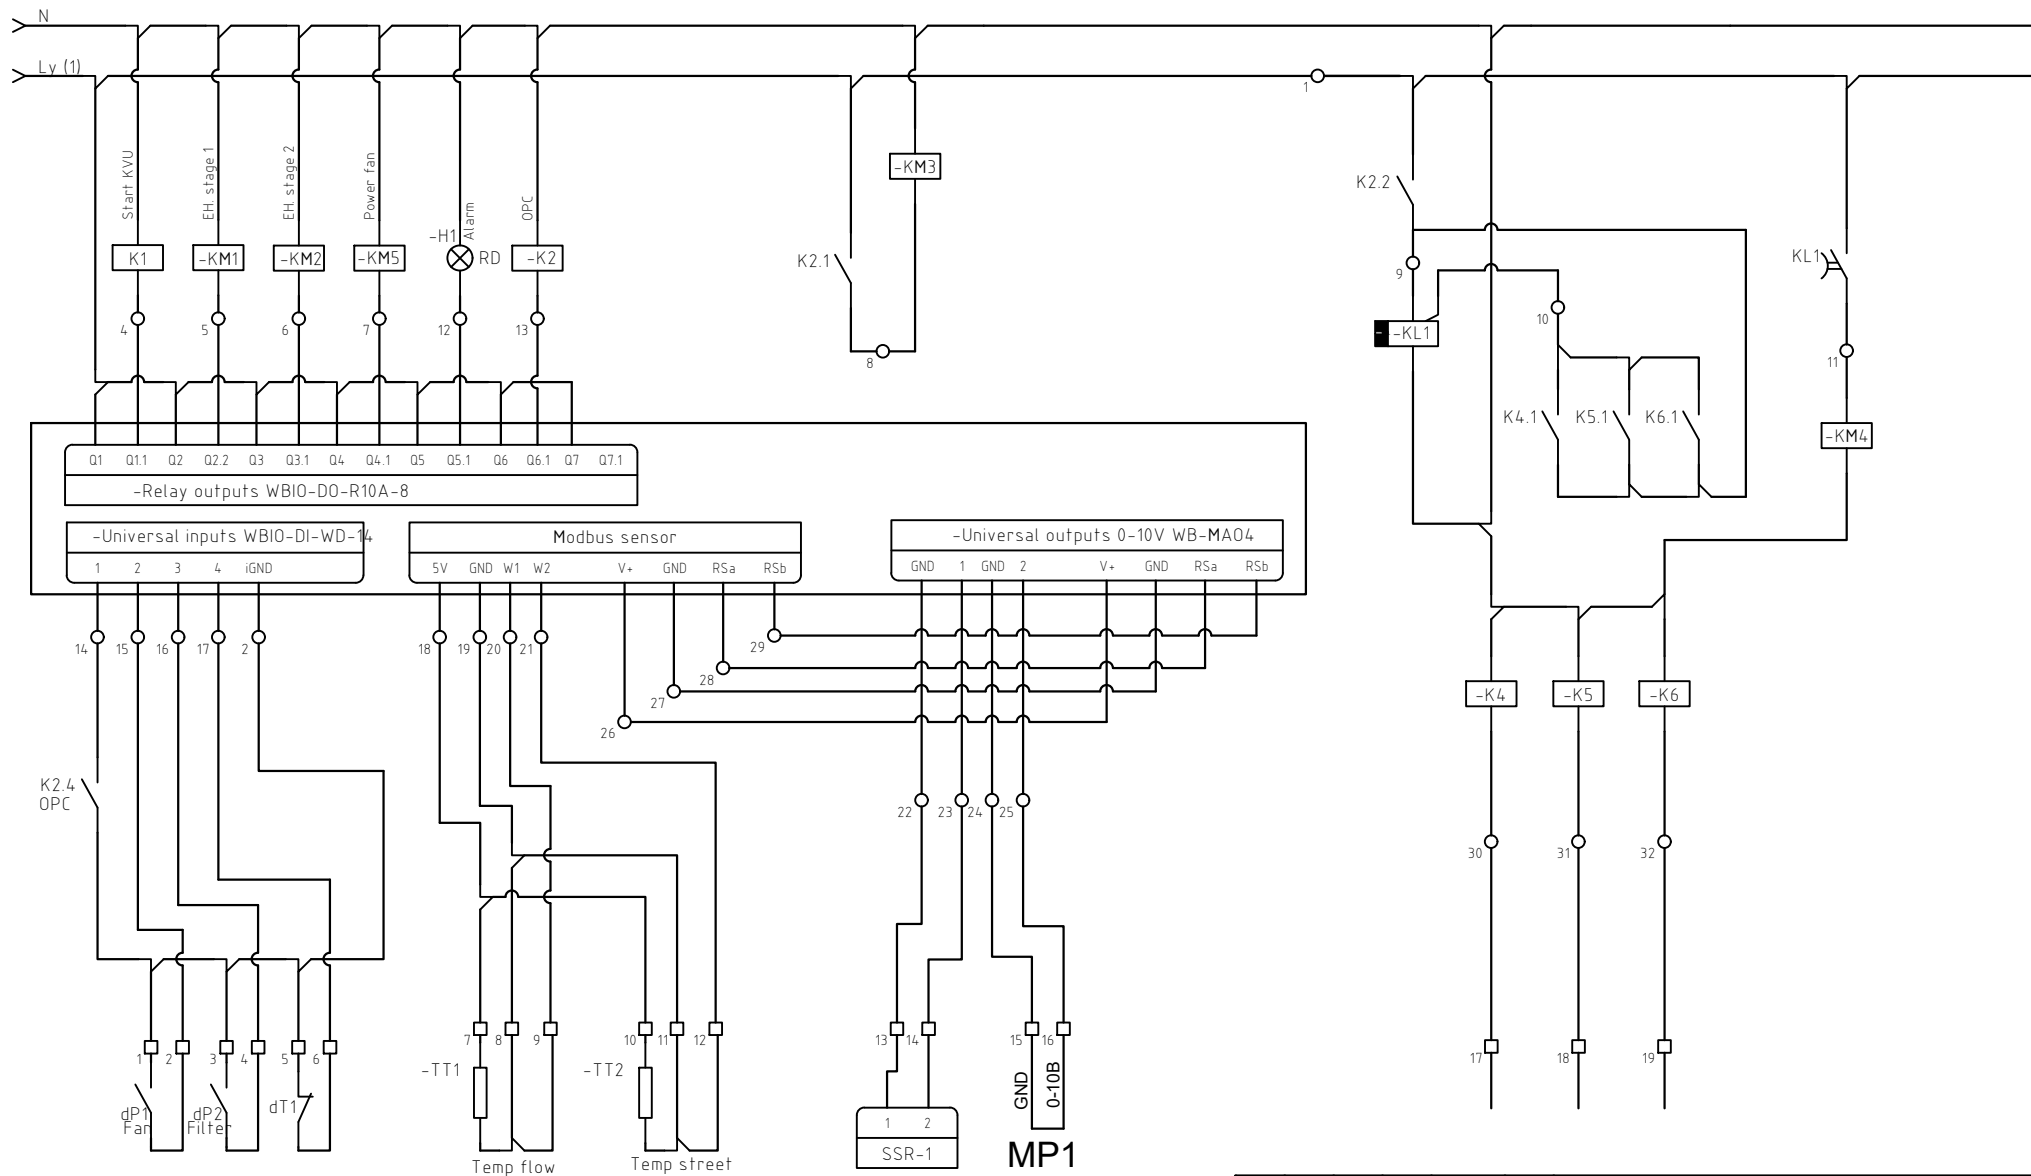

Изм.	Кол.уч.	Лист	№ док.	Подпись	Дата				
Разраб.					04.24	Система приточно-вытяжной установки П1В1В2 электронагрев 12кВт	Стадия	Лист	Листов
Проверил					04.24		Р	2	2
Н. контр.					04.24	Схема однолинейная (конец)			